

FONTANERIA DIMENSIONES

ACCIONES	DIAMETRO
ASADORAS	1 1/2"
LAVABOS	1 1/2"
BAÑERAS	1 1/2"
BIÑOS	1 1/2"
FREGADEROS	1 1/2"
LAVABOS	1 1/2"
LAVABIBIAS	1 1/2"
BOQUINA	1 1/2"
GRIFO DE BALDEO	1 1/2"

- ↑ PUNTO DE CONSUMO DE AGUA FRÍA Y CALIENTE
- ↑ PUNTO DE CONSUMO DE AGUA FRÍA
- ⊕ VALVULA DE BOLA
- ⊕ GRIFO DE BALDEO DE 3/4"
- TUBERIA DE AGUA FRÍA
- TUBERIA DE AGUA CALIENTE
- ⊕ ASCENDENTE
- ⊕ TERMIO ELECTRICO 1.5LITROS

PROYECTO BASICO Y DE EJECUCION DE VIVIENDA UNFAMILIAR

CALLE FARSEN
PARCELA 800/20
BETOGORANCE
CADIZ

ANTONIO CASADO PÉREZ

CÁNDIDA TAYLOR, S.L


FA

FONTANERIA
ALTA

ESCALA 1/100

FECHA
JUNIO 2025

PROY.
ANTONIO CASADO

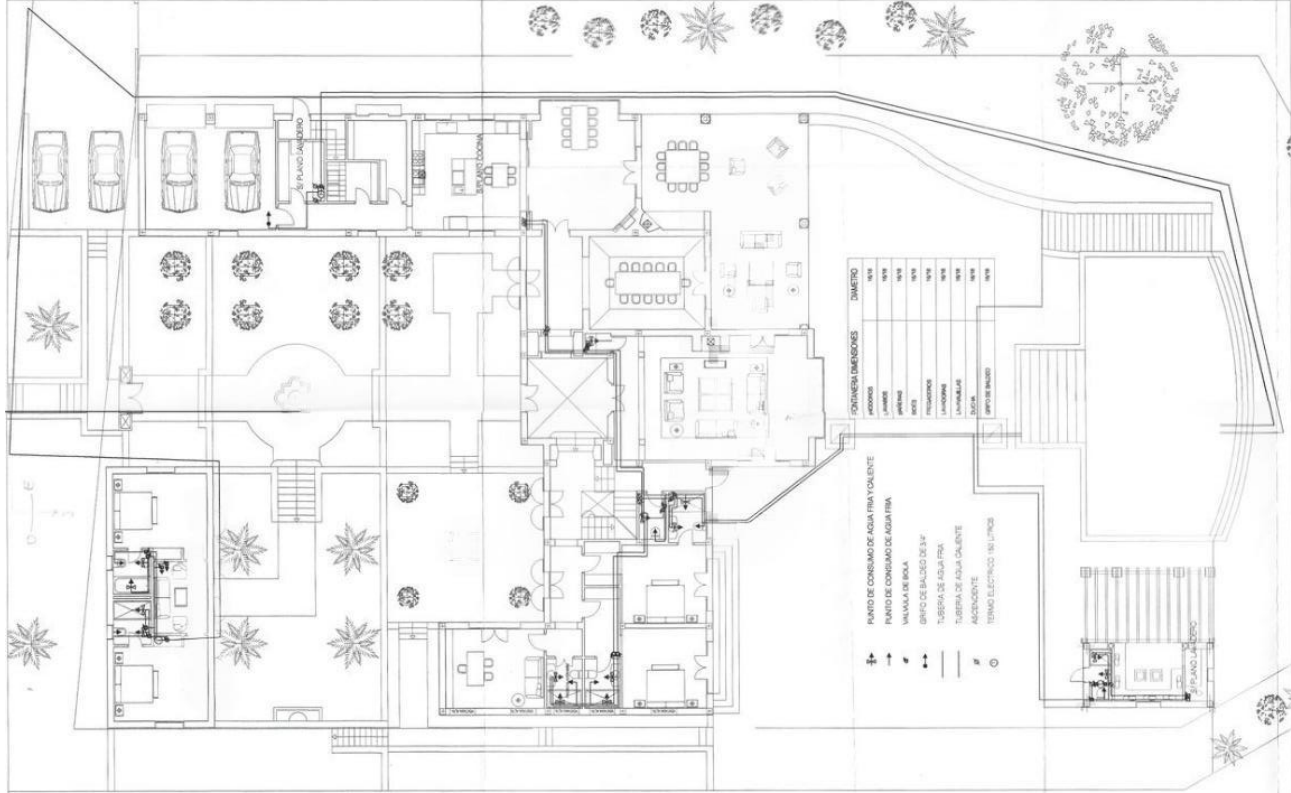

FB

FONTANERÍA
BAJA

ESCALA 1/150

AL.02

FECHA:
ENERO DE 2024

AVIL:
ANTONIO CASADO